

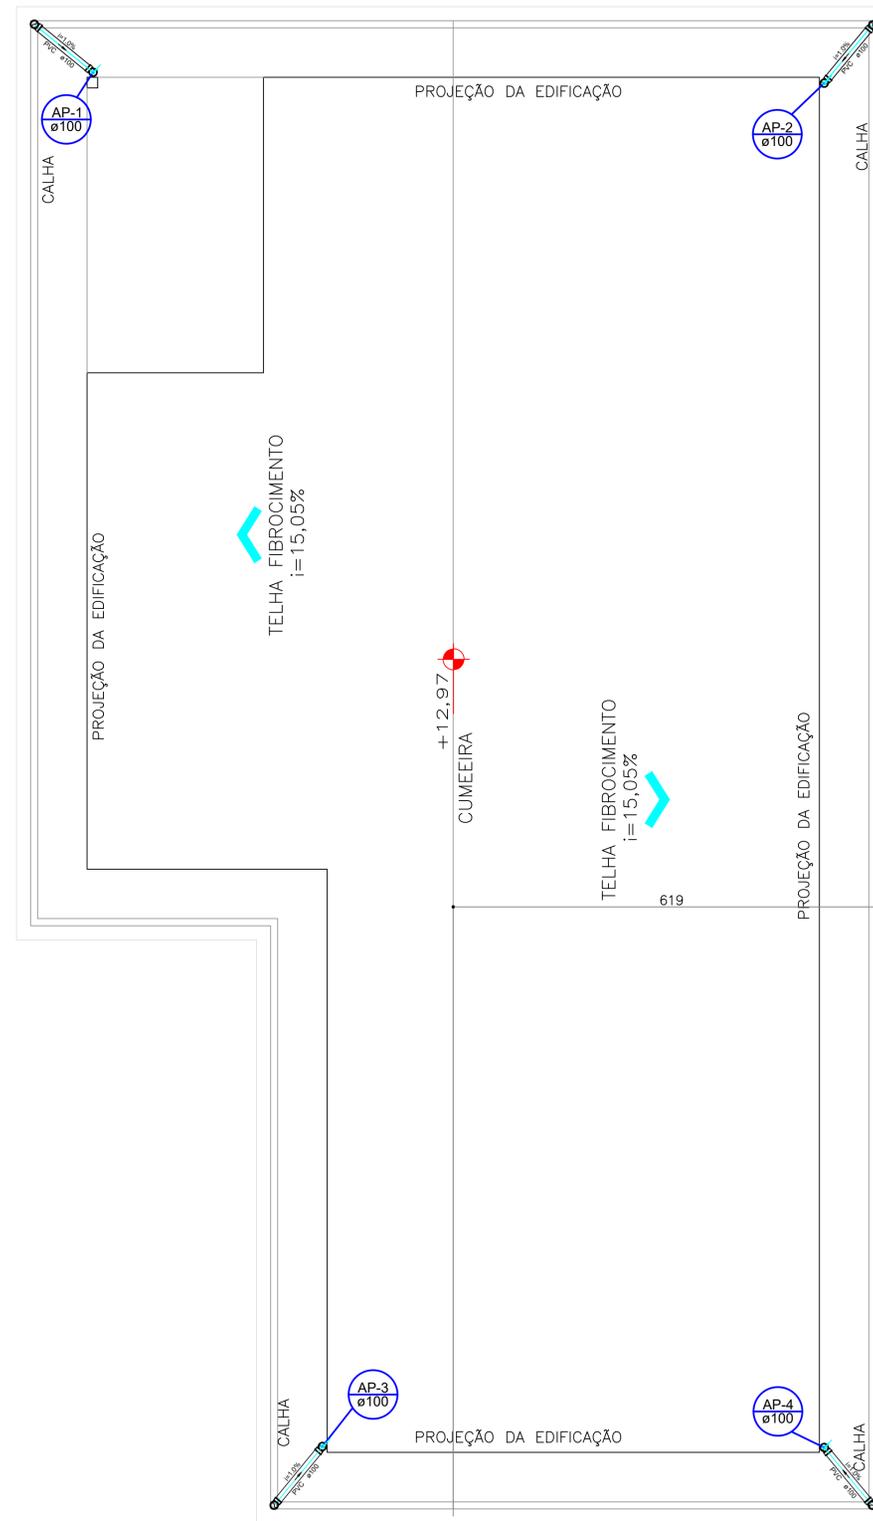
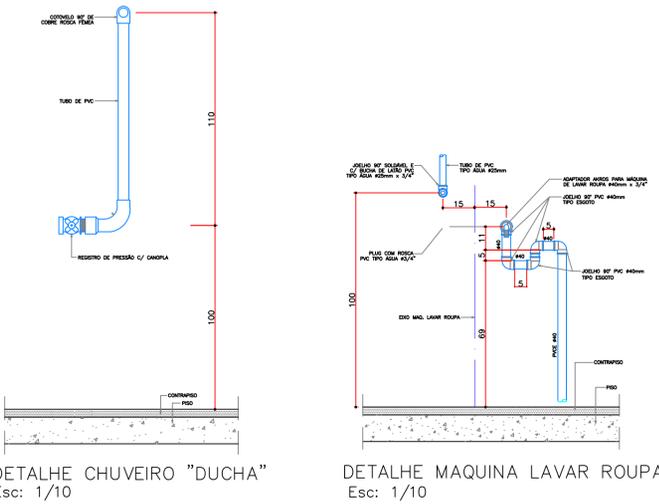


**PLANTA BAIXA CASA 11 - ESGOTO**  
 ÁREA TOTAL COMPUTÁVEL: 173,74m<sup>2</sup>  
 ESCALA 1:50

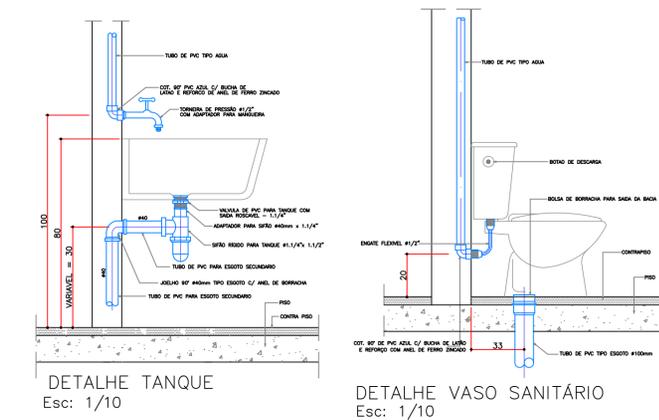

**PLANTA DE COBERTURA**  
 ESCALA 1:50

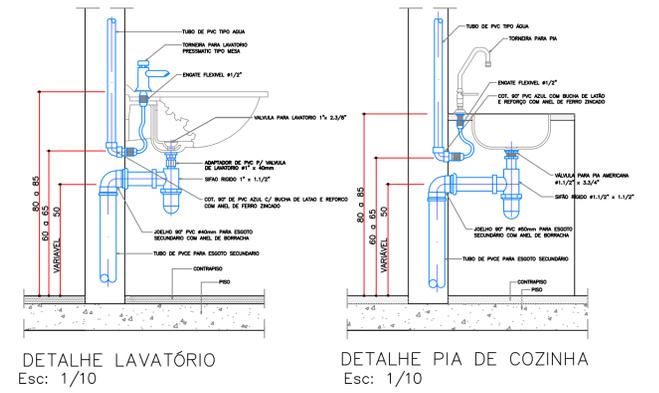

	Descrição	PROJETO HIDROSSANITÁRIO CASAS LARES 10 E 11		
	Referência	PLANTA BAIXA TÉRREO CASA 11 - ESGOTO DETALHES DE INSTALAÇÃO		
CREA/PR: PR-28.068/D ENG.º CIVIL GERSON HENRY LENART	Autor do Projeto / Responsável Técnico	Assinatura		
CNPJ: 76.610.690/0001-62 PEQUENO COTOLENGO DO PARANÁ PE. RENALDO AMAURI LOPES	Proprietário	Assinatura		
INDICADA	JUN/2023	-	06/06	
Escala	Data	Revisão	Prancha	